


MAPA DO CELÓW PROJEKTOWYCH 409/152 Nowa Wieś Legnicka		
Oznaczenie kancelaryjne zgłoszenia pracy geodezyjnej		GK.6840.1433.2016
Miejscowość		Legnickie Pole
Jednostka ewidencyjna	identyfikator	020905_2
	nazwa	Legnickie Pole
Obręb ewidencyjny	identyfikator	020905_2.0012
	nazwa	Nowa Wieś Legnicka
Sekcja mapy		452.323.233.4 452.341.031.2
Skala mapy		1:500
Nazwa układu współrzędnych	wysokości	Kronsztadt 60
	prostokątnych płaskich	1965
Oznaczenie granic obszaru, który był przedmiotem aktualizacji		czarnym
Oznaczenie i informacje o służebnościach gruntowych mających wpływ na zagospodarowanie gruntów, zlokalizowanych w granicach projektowanej inwestycji		nie badano służebności gruntowych
Oznaczenie i symbol konturu użytku gruntowego, który nie jest ujawniony w bazie danych ewidencji gruntów i budynków		
Mapa aktualna na dzień		12-10-2016
GEOBUD Sławomir Wiśniewski ul. Wrocławska 26 59-400 Jawor		GEOBETA Sławomir Wiśniewski 59-400 Jawor ul. Piłsudskiego 10A tępn. 6951022487 NIP 6951022487 ul. 39047743
(76) 87 11 222 NIP:6951022487		

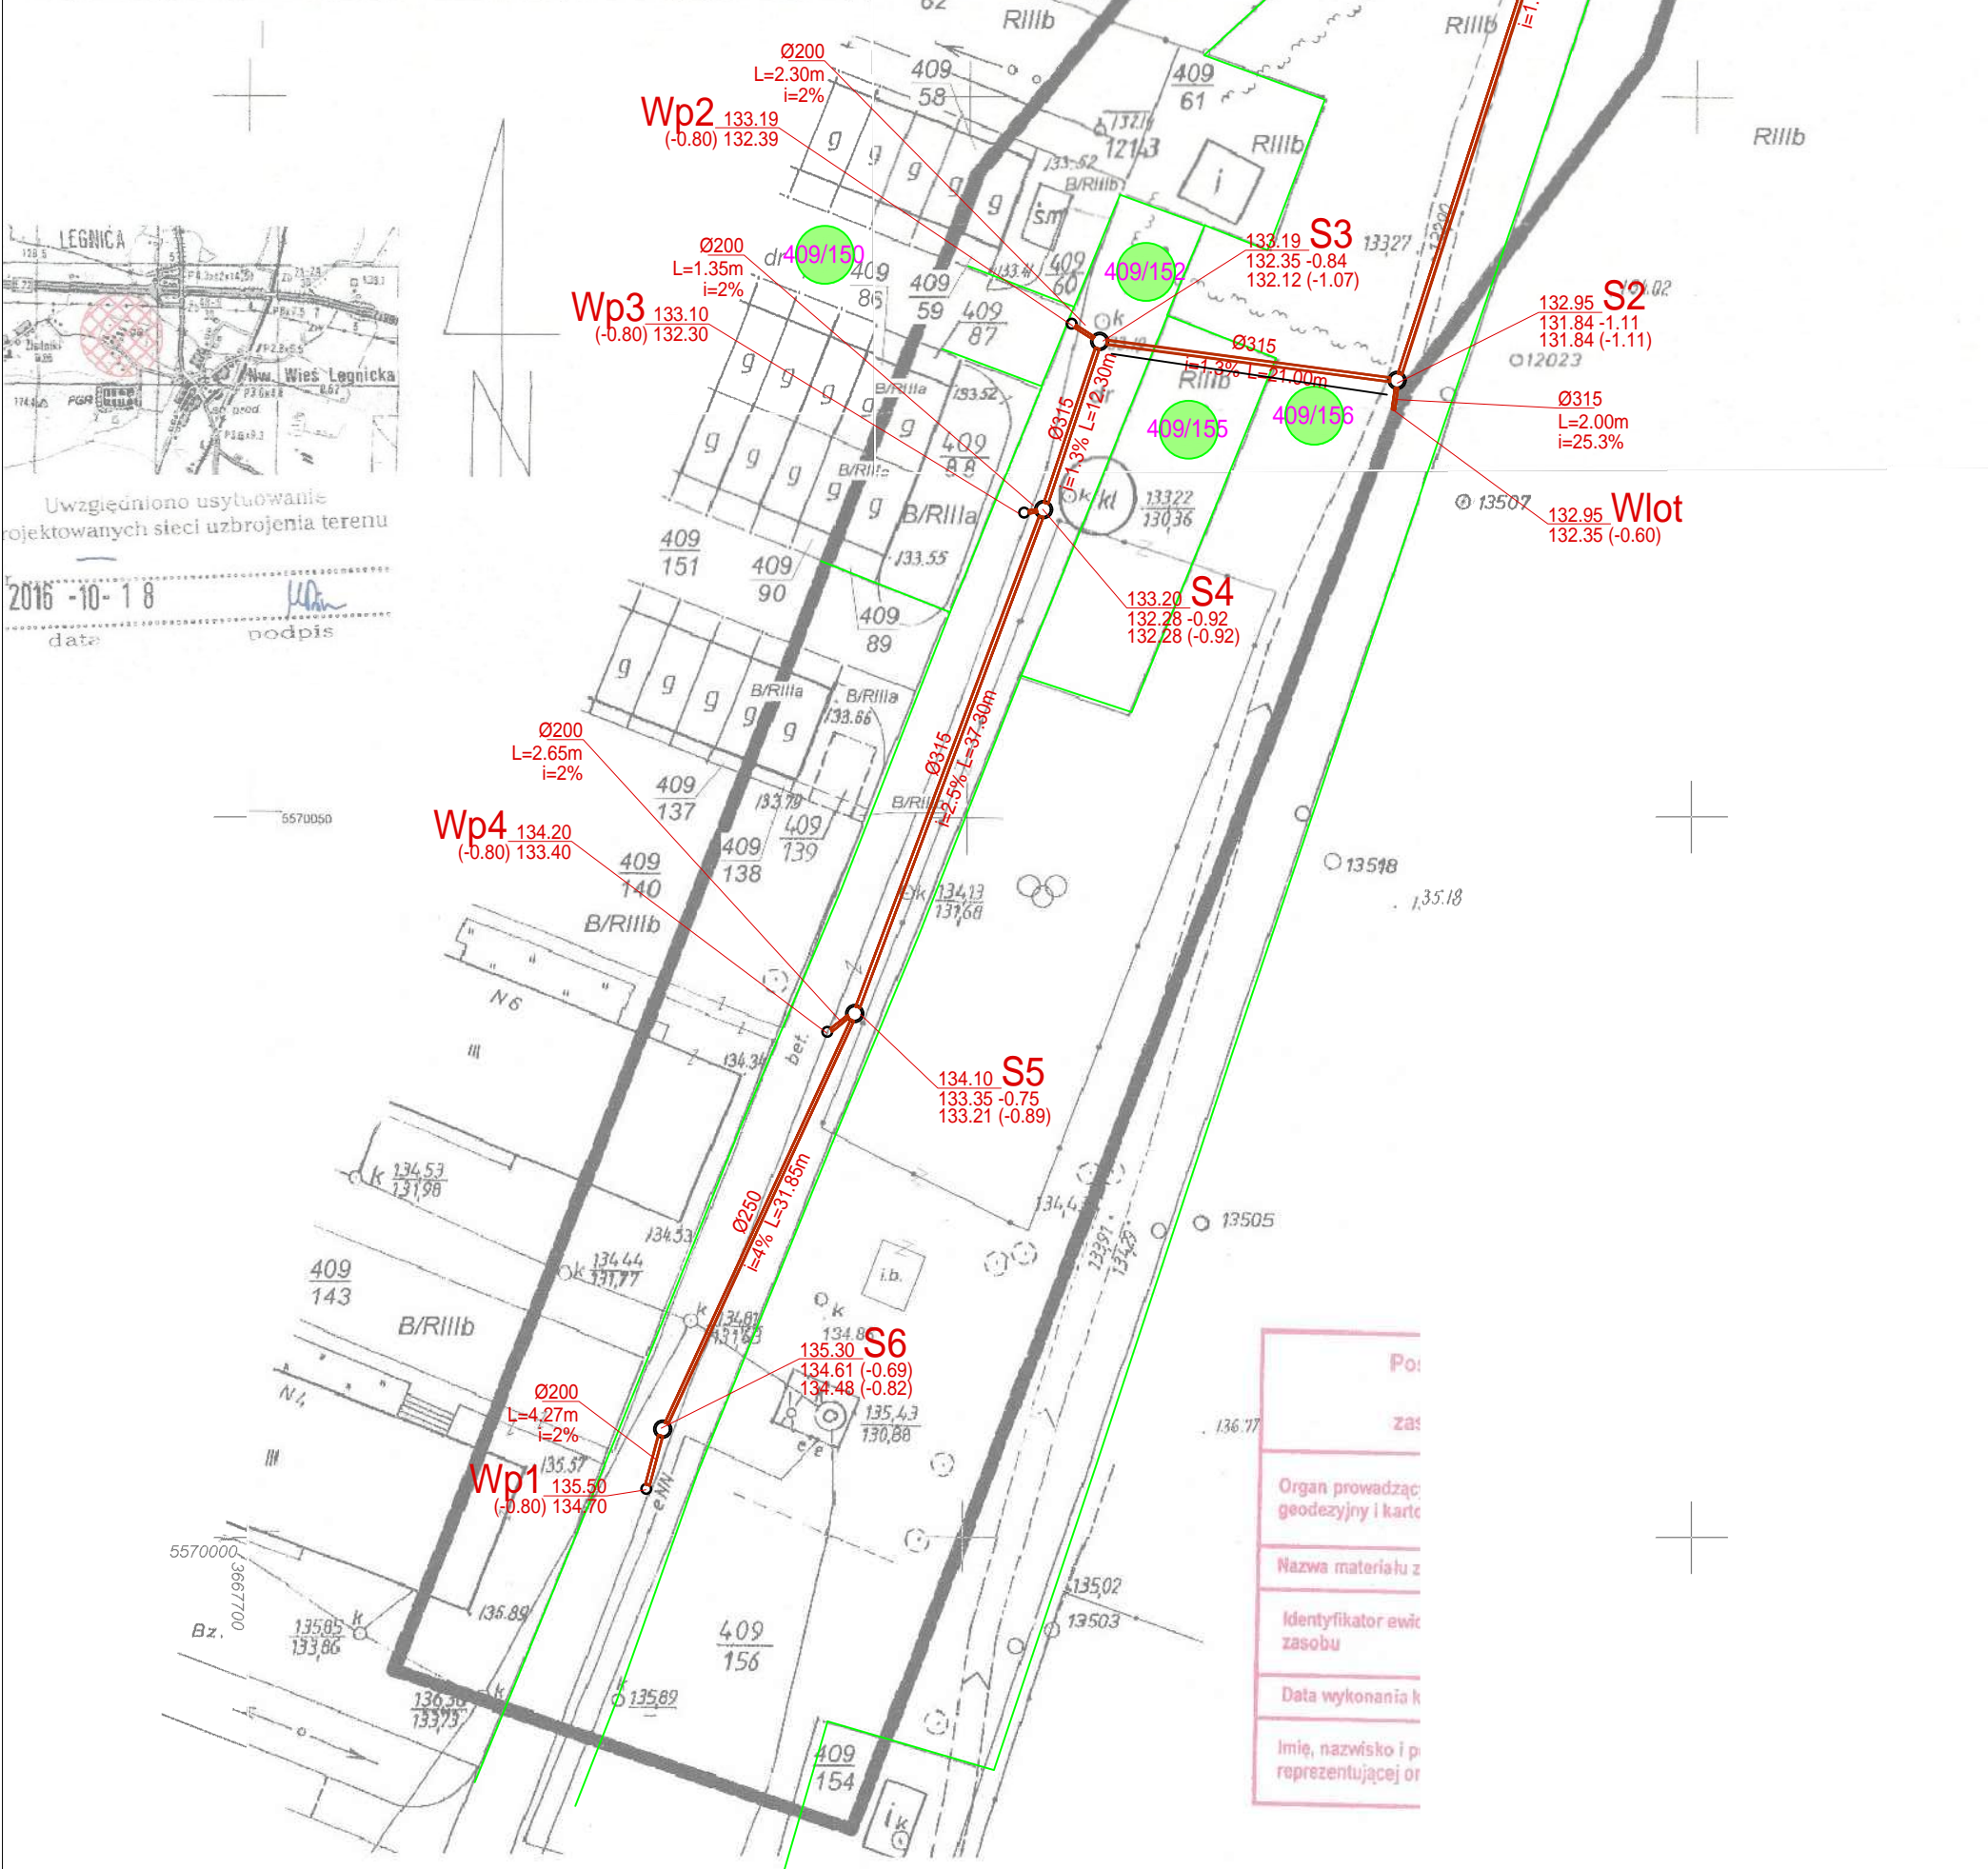

POŚWİADCZAM ZGODNOŚĆ MAPY
DO CELÓW PROJEKTOWYCH Z ORYGINAŁEM

projektant główny:

LEGENDA:

OZNACZENIA BRANŻY SANITARNEJ

- PROJEKTOWANA SIĘĆ DESZCZOWA
/sieć z rur PVC min SM12. Uszczelki zintegrowane i odpodpne /
- PROJEKTOWANE STUDNIE KANALIZACJI DESZCZOWEJ
/studnia betonowa dn 1000 przykryta włazem żeliwnym z wypełnieniem betonowym, klasy D400/
- PROJEKTOWANY WPUSTY ULICZNY
/wpust uliczny tradycyjny ze studnią z kręgów betonowych Ø500 z osadnikiem o głębokości 70 cm, przykryty kratką z żeliwa szarego 400x600mm o klasie obciążenia D400/

OZNACZENIA POZOSTAŁE

- ISTNIEJĄCE GRANICE I NUMERY DZIAŁEK
- DZIAŁKI ZAINWESTOWANE

Jednostka projektowa:
WOKAN-PROJEKT
mgr inż. Paweł Pabiśiak
59-400 Jawor ul. Boya-Żeleńskiego 4

Investor:
GMINA LEGNICKIE POLE
ul. K. I. Dientzenhofera1 59-241 Legnickie Pole

Temat opracowania: Sieć kanalizacji deszczowej w miejscowości Nowa Wieś Legnicka, gmina Legnickie Pole		Tytuł rysunku: PROJEKT ZAGOSPODAROWANIA TERENU	
Projektant: mgr inż. Paweł Pabiśiak uprawniony do projektowania w spec. instalacyjnej - Nr upr. 307/DOS/10	Podpis:	Stadium: projekt budowlany	
Sprawdzający: mgr inż. Damian Gadek uprawniony do projektowania w spec. instalacyjnej - Nr upr. 236/DOS/11	Podpis:	Branża: sanitarna	
		Skala: 1:500	Nr rys. 1
		Data: 03.11.2016r.	Str. 1