
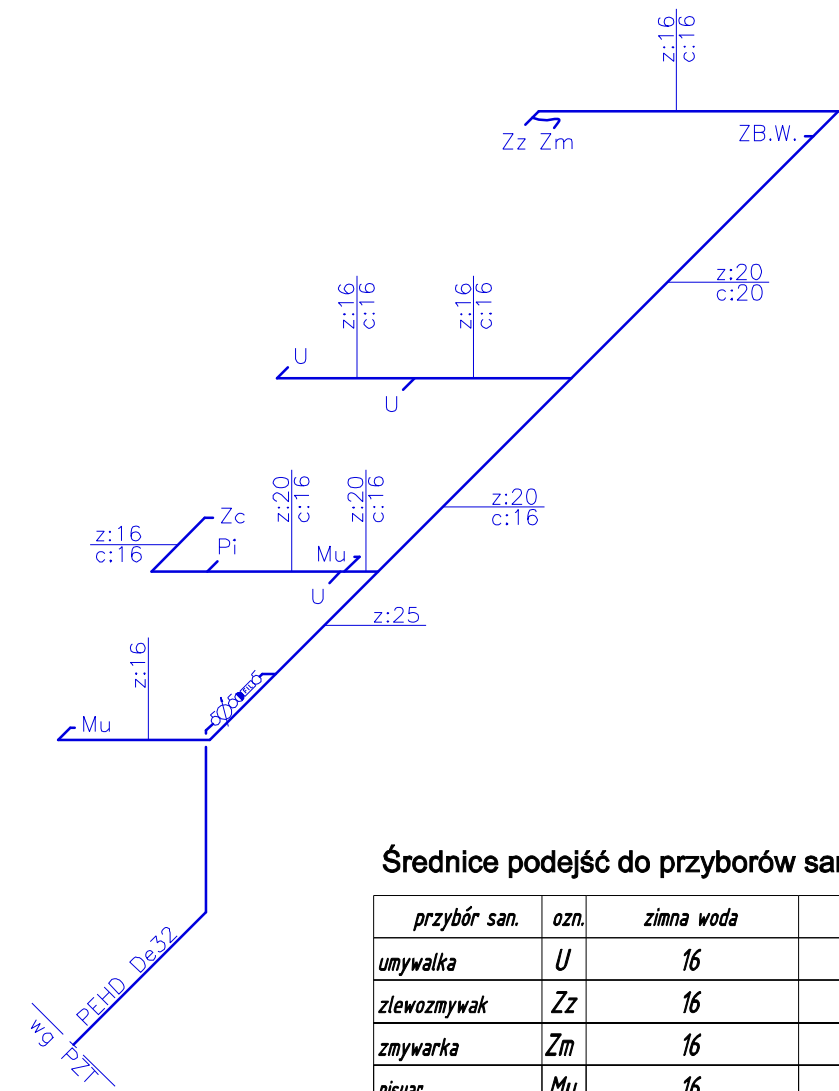


⊙ R rewizja (o średnicy pionu)
↑ rura wywiewna (o średnicy pionu)

ZB.W. pojemnościowy elektryczny podgrzewacz wody 80l

- Uwagi:
1. Piony wyprowadzić ponad dach i zakończyć rurą wywiewną, na pionach możliwie najniżej umieścić rewizje. W obudowie pionów umieścić drzwiczki rewizyjne umożliwiające dostęp do rewizji.
 2. Średnice podejść do przyborów sanitarnych przyjmować zgodnie z PN-92/B-01707, podejścia prowadzić ze spadkiem min. 2%.
 3. Podłączenie miski ustępowej do pionu wykonać zgodnie z punktem 4.2.1. PN-92/B-01707.
 4. Wszystkie przejścia kanalizacji sanitarnej pod ławami fundamentowymi (przez ławy fundamentowe) należy wykonać w tulejach ostonowych z PE min 1,5xDN110/DN160 długości min. 1,0 m.
 5. Rury ciepłej wody izolować otulinami o grubości:
 - 20 mm dla rur o średnicy wewnętrznej do 22 mm,w przypadku prowadzenia przewodów w przegrodach pomiędzy pomieszczeniami ogrzewanymi grubość izolacji powinna wynosić 50% grubości podanej wyżej. Rury zimnej wody izolować otulinami o grubości 6 mm.

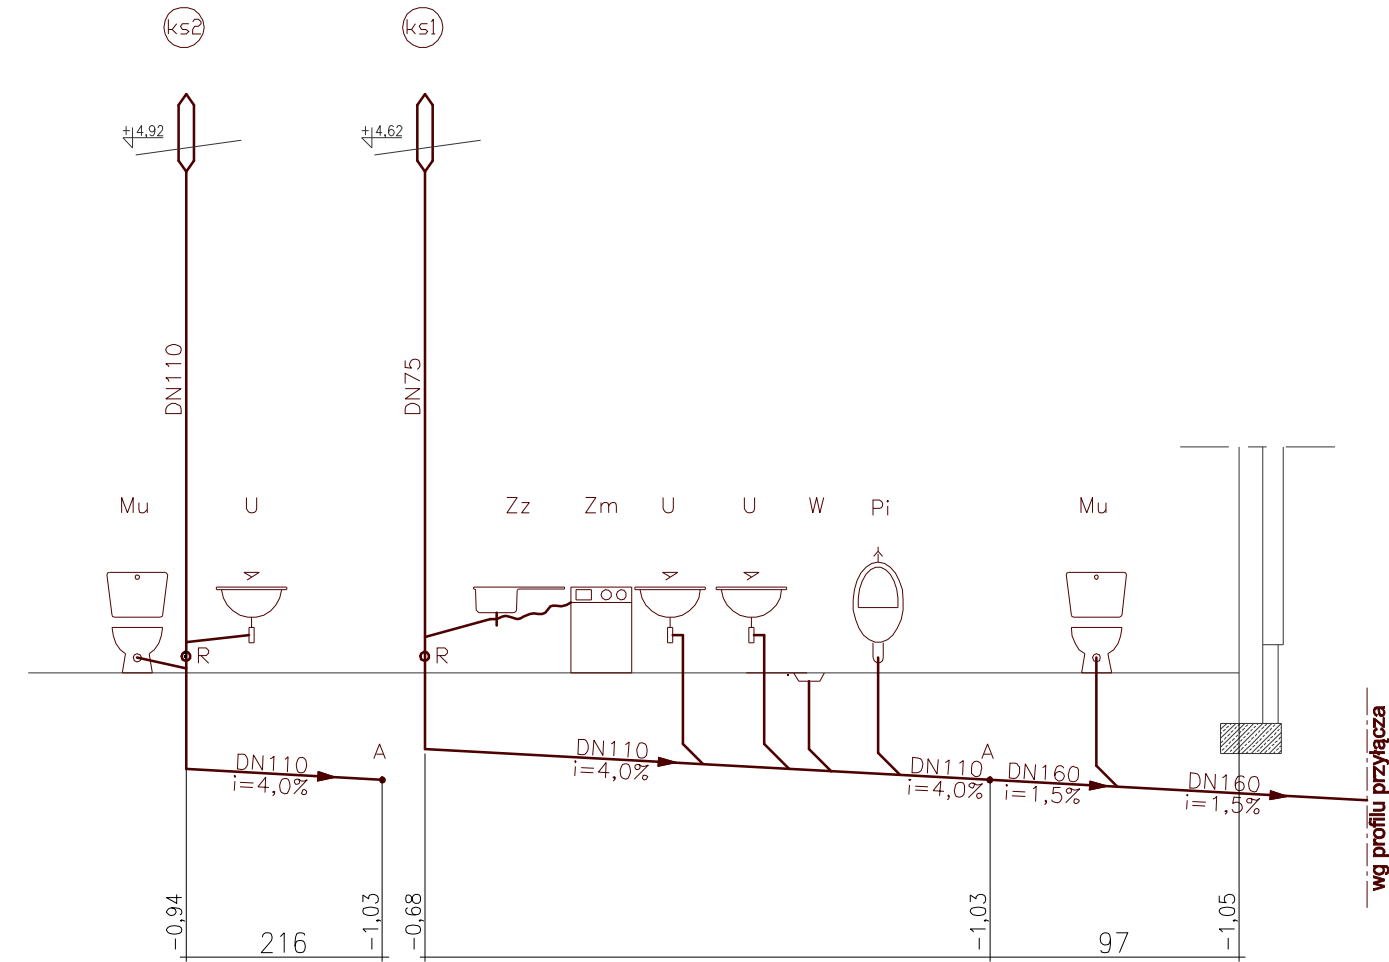

Średnice podejść do przyborów sanitarnych

przybór san.	ozn.	zimna woda	ciepła woda	kanalizacja
umywalka	U	16	16	PCV40
zlewozmywak	Zz	16	16	PCV50
zmywarka	Zm	16		PCV50
pisuar	Mu	16		PCV50
miska ustępowa	Mu	16		PCV110
zawór czerpialny	Zc	16	16	
wpust	W			PCV50

PROJEKTOWANIE - NADZÓR - DORADZTWO S.C.
SŁAWOMIR FOSSA, MONIKA FOSSA
UL. PODWALE 11, 59-500 ZŁOTORYJA
TEL. 601799368, 605900218
www.grupapnd.pl - biuro@grupapnd.pl



inwestor	Gmina Legnickie Pole ul. K.I. Dienztenhofera 1, 59-241 Legnickie Pole			
obiekt	Budynek zaplecza sportowego w miejscowości Księginice			
adres	obręb Księginice, działka nr 95, gm. Legnickie Pole			data 03.2014
rysunek	ROZWINIĘCIE INSTALACJI WOD-KAN			skala 1:75
stadium	P.B. – INSTALACJE SANITARNE	nr upr.	podpis	rys. S2
projektant	mgr inż. Bartłomiej Dąbrowski	spec. instalacyjna 108/DOS/07		
opracował				